


专业	暖通
日期	
专业	暖通
日期	
姓名	
专业	暖通
日期	
姓名	
专业	暖通
日期	
姓名	

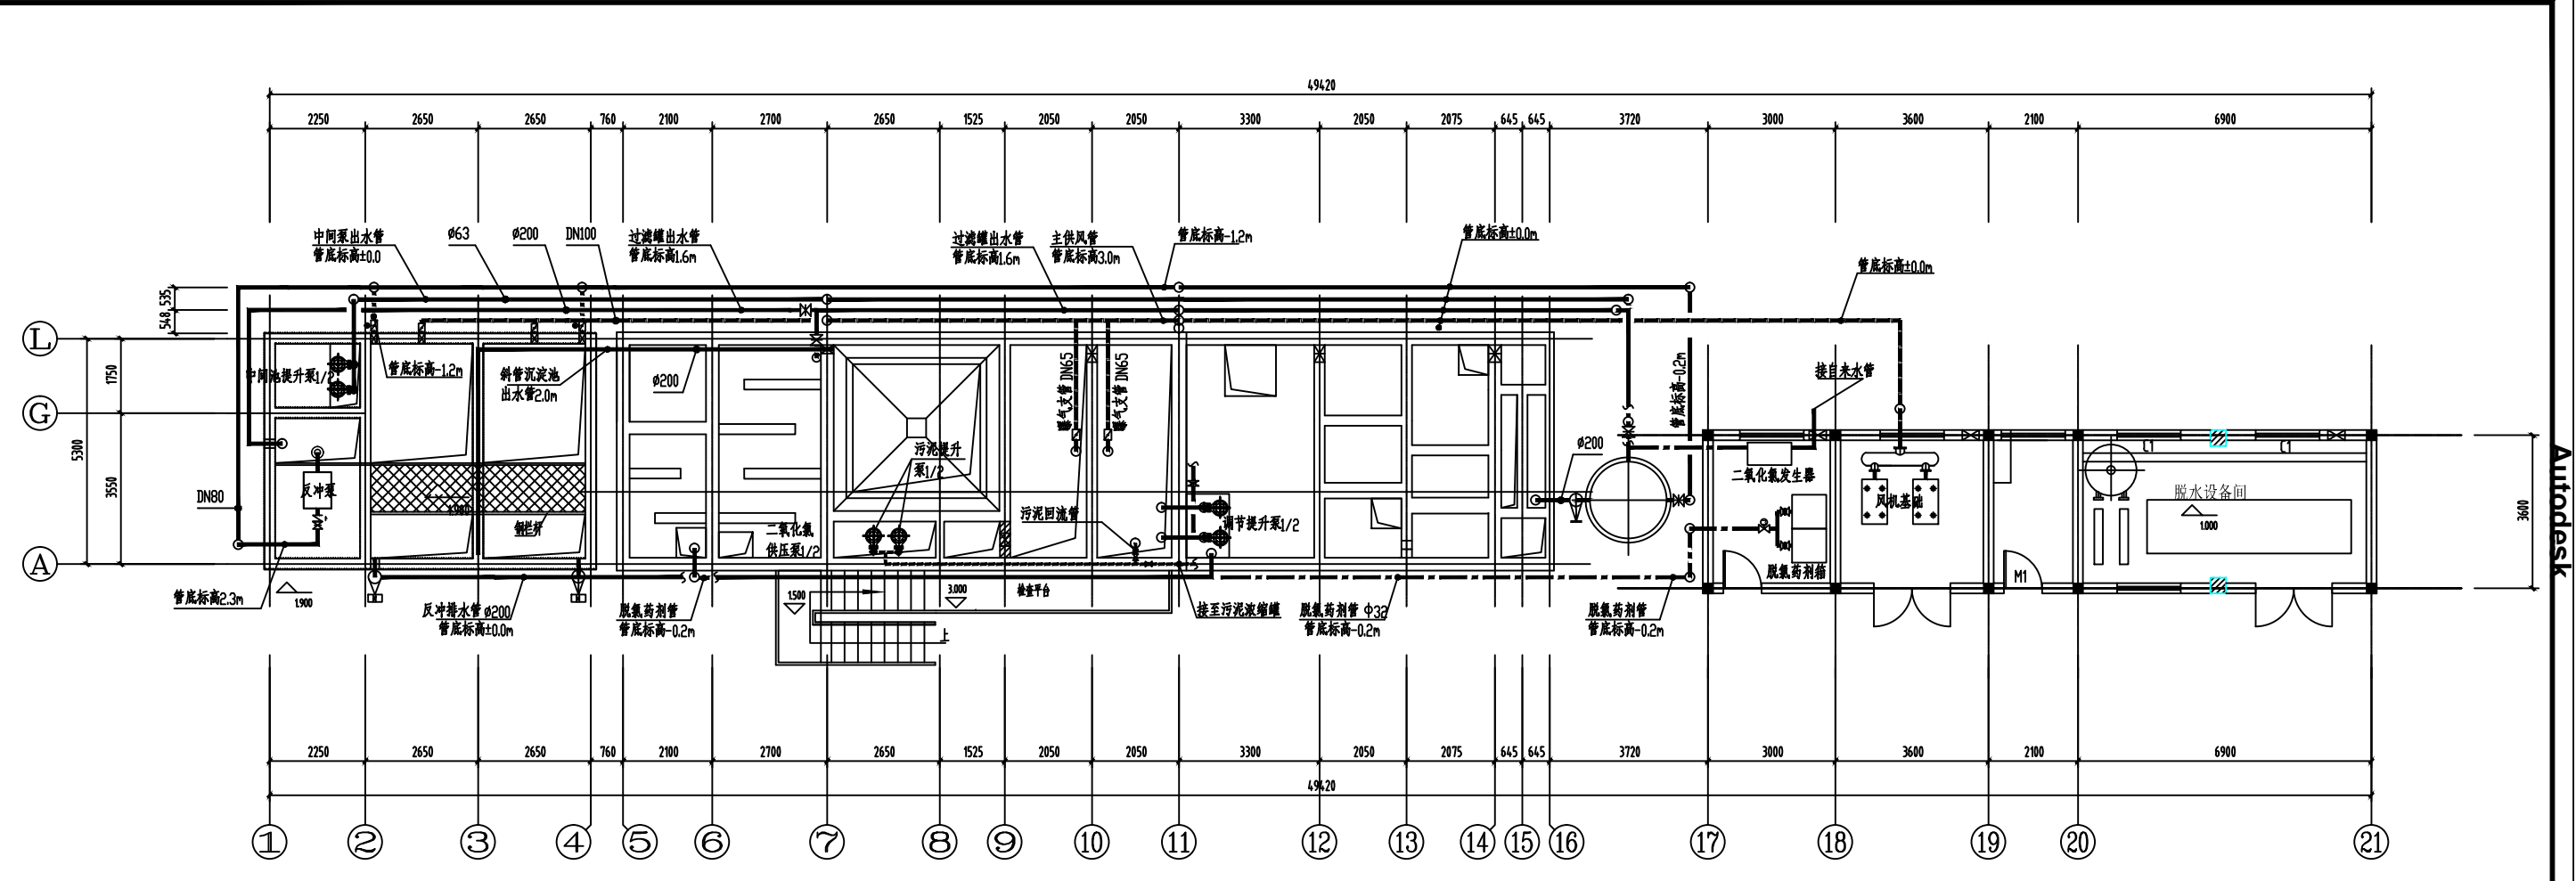

综合站安装平面图 1:100

设计		工程名称	胸科医院污水处理站及预处理站工程	
校对			综合站安装平面图	设计号
审核		图别		环施
专业负责人		图号		
工程负责人		日期		2007-10-18
审定				